 



legenda zařízení

1	vozik pro sběr použitého nádobí	1
2	zásobník příbory nástěnný	1
3	zásobník podnosy	1
4	stůl s dřezem, tlak. sprcha,sifon,z.lem	1
5	nástěnná police	1
6	myčka nádobí,změkčovač vody	1 400/9,5 kW
7	stůl s dřezem, tlak. sprcha,sifon,z.lem	1
8	mikrovlnná trouba	1 230/1,5 kW
9	lednice nízká	1 230/0,3 kW
10	stůl s varnou deskou	1
11	izolační termoport /obal/	1
12	nápojový termoport s výpustí	1
13	zásoba sklenice	1
14	výdejní vodní lázeň	1 230/3,0 kW
15	zásoba misky,talíře	1
16	výdejní put	1
17	pojezdová dráha	1

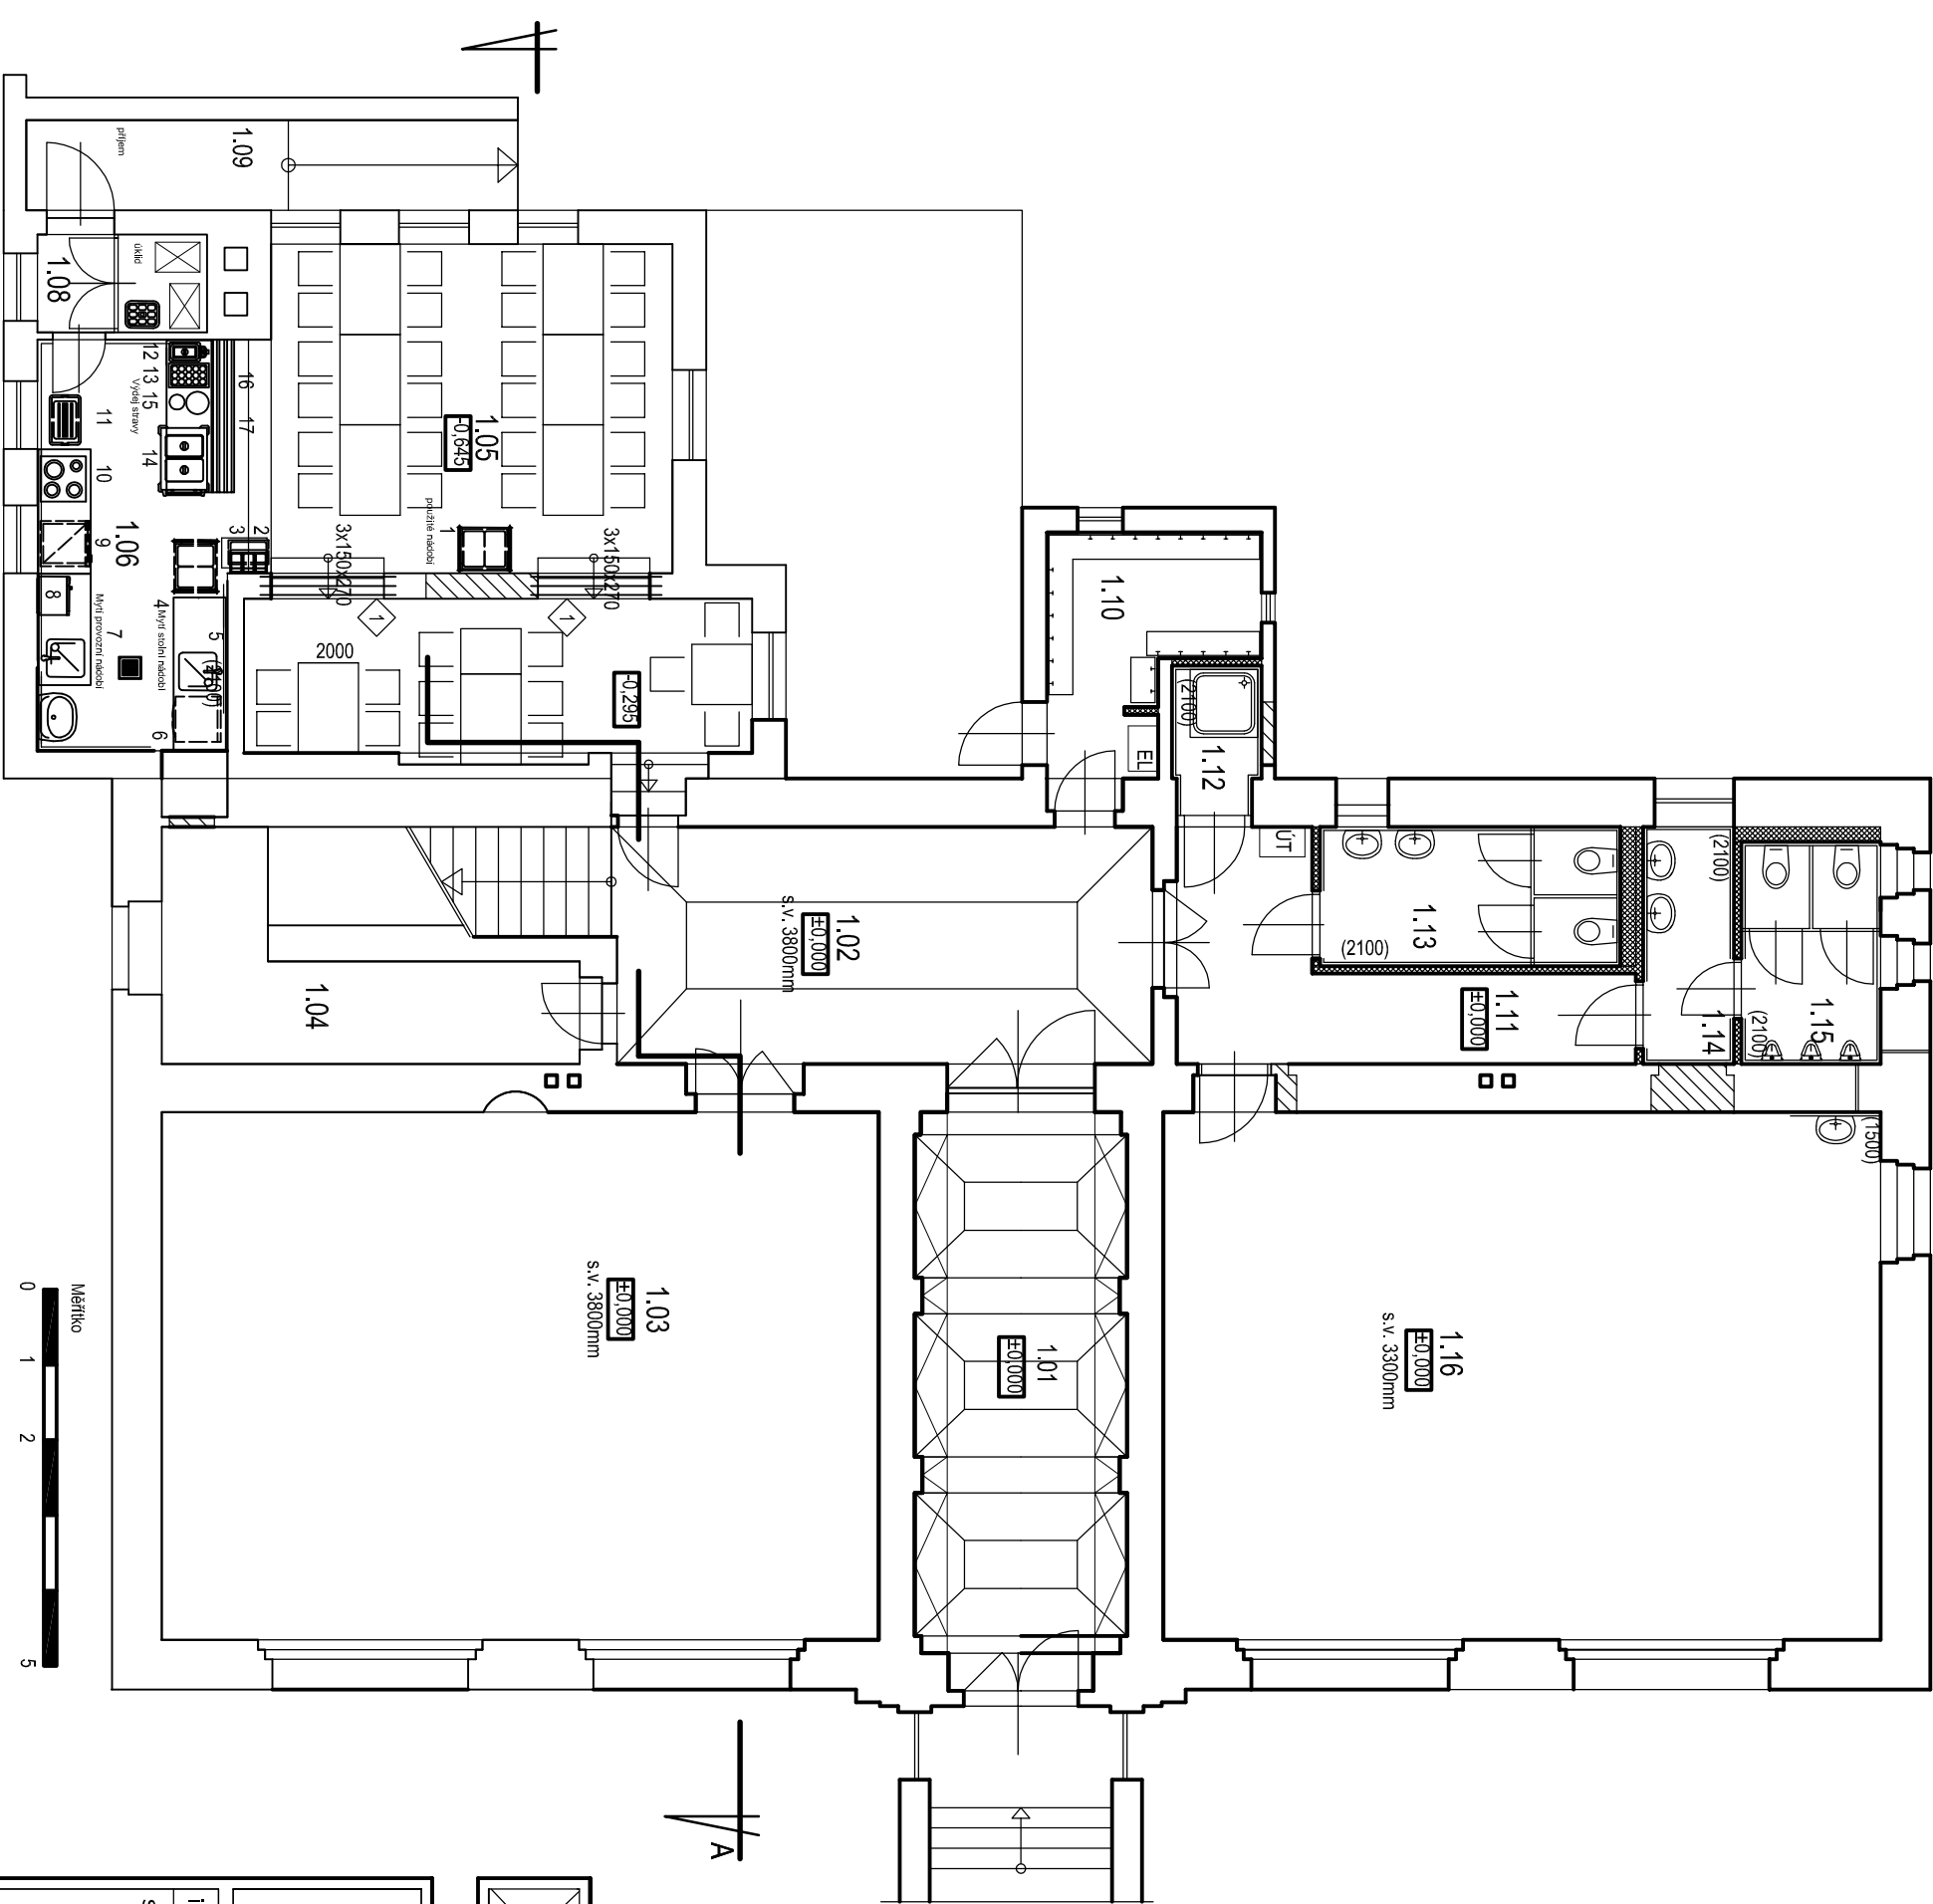

ved. projektant:		Ing. Zdražilová	
vypracoval:		O.Krejčí	
zodp. projektant:		O.Krejčí	
o.krejci@volny.cz		tel. 603451004	
autorizace ČKAIT:		0003608	
investor: Obecní úřad Veleň, Hlavní č. p. 7, 250 63 Veleň		zakázkové číslo:	
stavba: ZŠ Veleň		datum: 01/2014	
výkres: Půdorys 1.NP - gastronomie		formát: 2x44	
		měřítko: 1:100	
		druh dokumentace: DSP+DPS	
část dokumentace		označení: 01	
D.1.1			